

Caixa de ligação e Passagem (Ref. Álbum de projetos - Tipos de dispositivos de Drenagem - DNIT



BL Boca de Lobo Simples (Ref, Álbum de projetos - Tipos de dispositivos de drenagem)




Projeção de limites individuais dos terrenos

Projeção de drenos dos terrenos

i = 3%



DRENAGEM DOS LOTES

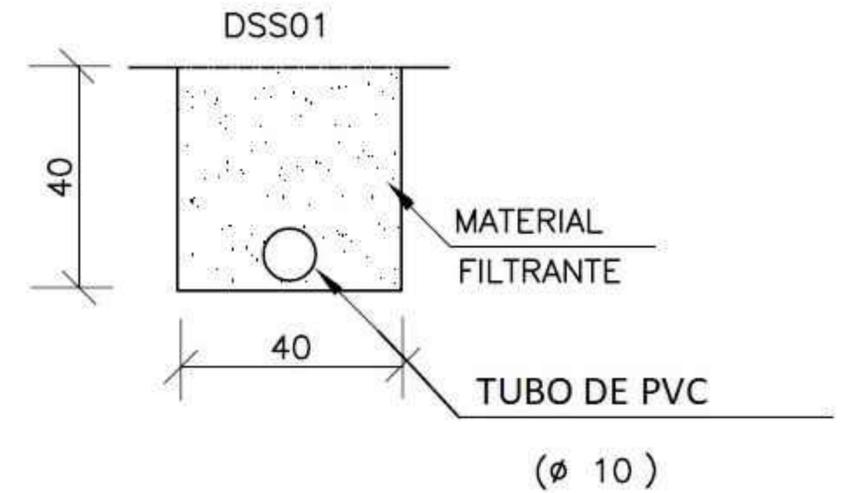

CONSUMO MÉDIO PARA DRENOS SUB-SUPERFICIAIS

DISCRIMINAÇÃO	UNID.	DSS 01
ESCAVAÇÃO	m³/m	0.16
MANTA GEOTEXTIL	m²/m	-
MATERIAL DRENANTE	m³/m	-
MATERIAL FILTRANTE	m³/m	0.16
TUBO DE CONCRETO OU PEAD CORRUGADO	m/m	1.00



Tereza Martins Abbady



PROJETO DE DRENAGEM PLUVIAL DO HABITAR NOVA ESPERANÇA

ENDEREÇO : RUA FELICIANO BORGES
MUNICÍPIO: DILERMANDO DE AGUIAR - RS
Nº DE LOTES: 41

EMPREENDEDOR: PREFEITURA DE DILERMANDO DE AGUIAR
CNPJ 0.1.609.404/0001-40

AUTOR DO PROJETO MARCUS SEGATTO E SOUZA
CREA/RS 171826/D

RESP. TÉCNICO MARCUS SEGATTO E SOUZA
CREA/RS 171826/D

PLANTA BAIXA - DRENAGEM PLUVIAL DOS LOTES

DESENHISTA
MARCUS SEGATTO
CREA/RS 171826/D

DATA
MAIO/2018

ESCALA
1:1000

01