










BSTC (tubo tipo CA-01)
Especificações (Ref. Álbum de
Projetos - Tipos de dispositivos de
Drenagem - DNIT)

Caixa de ligação e Passagem (Ref.
Álbum de projetos - Tipos de
dispositivos de Drenagem - DNIT)

BL Boca de Lobo Simples
(Ref. Álbum de projetos - Tipos de
dispositivos de drenagem)

Meio fio MFC05 (Ref. Álbum de
projetos - Tipos de dispositivos de
drenagem)

Projeção de limites individuais dos
terrenos

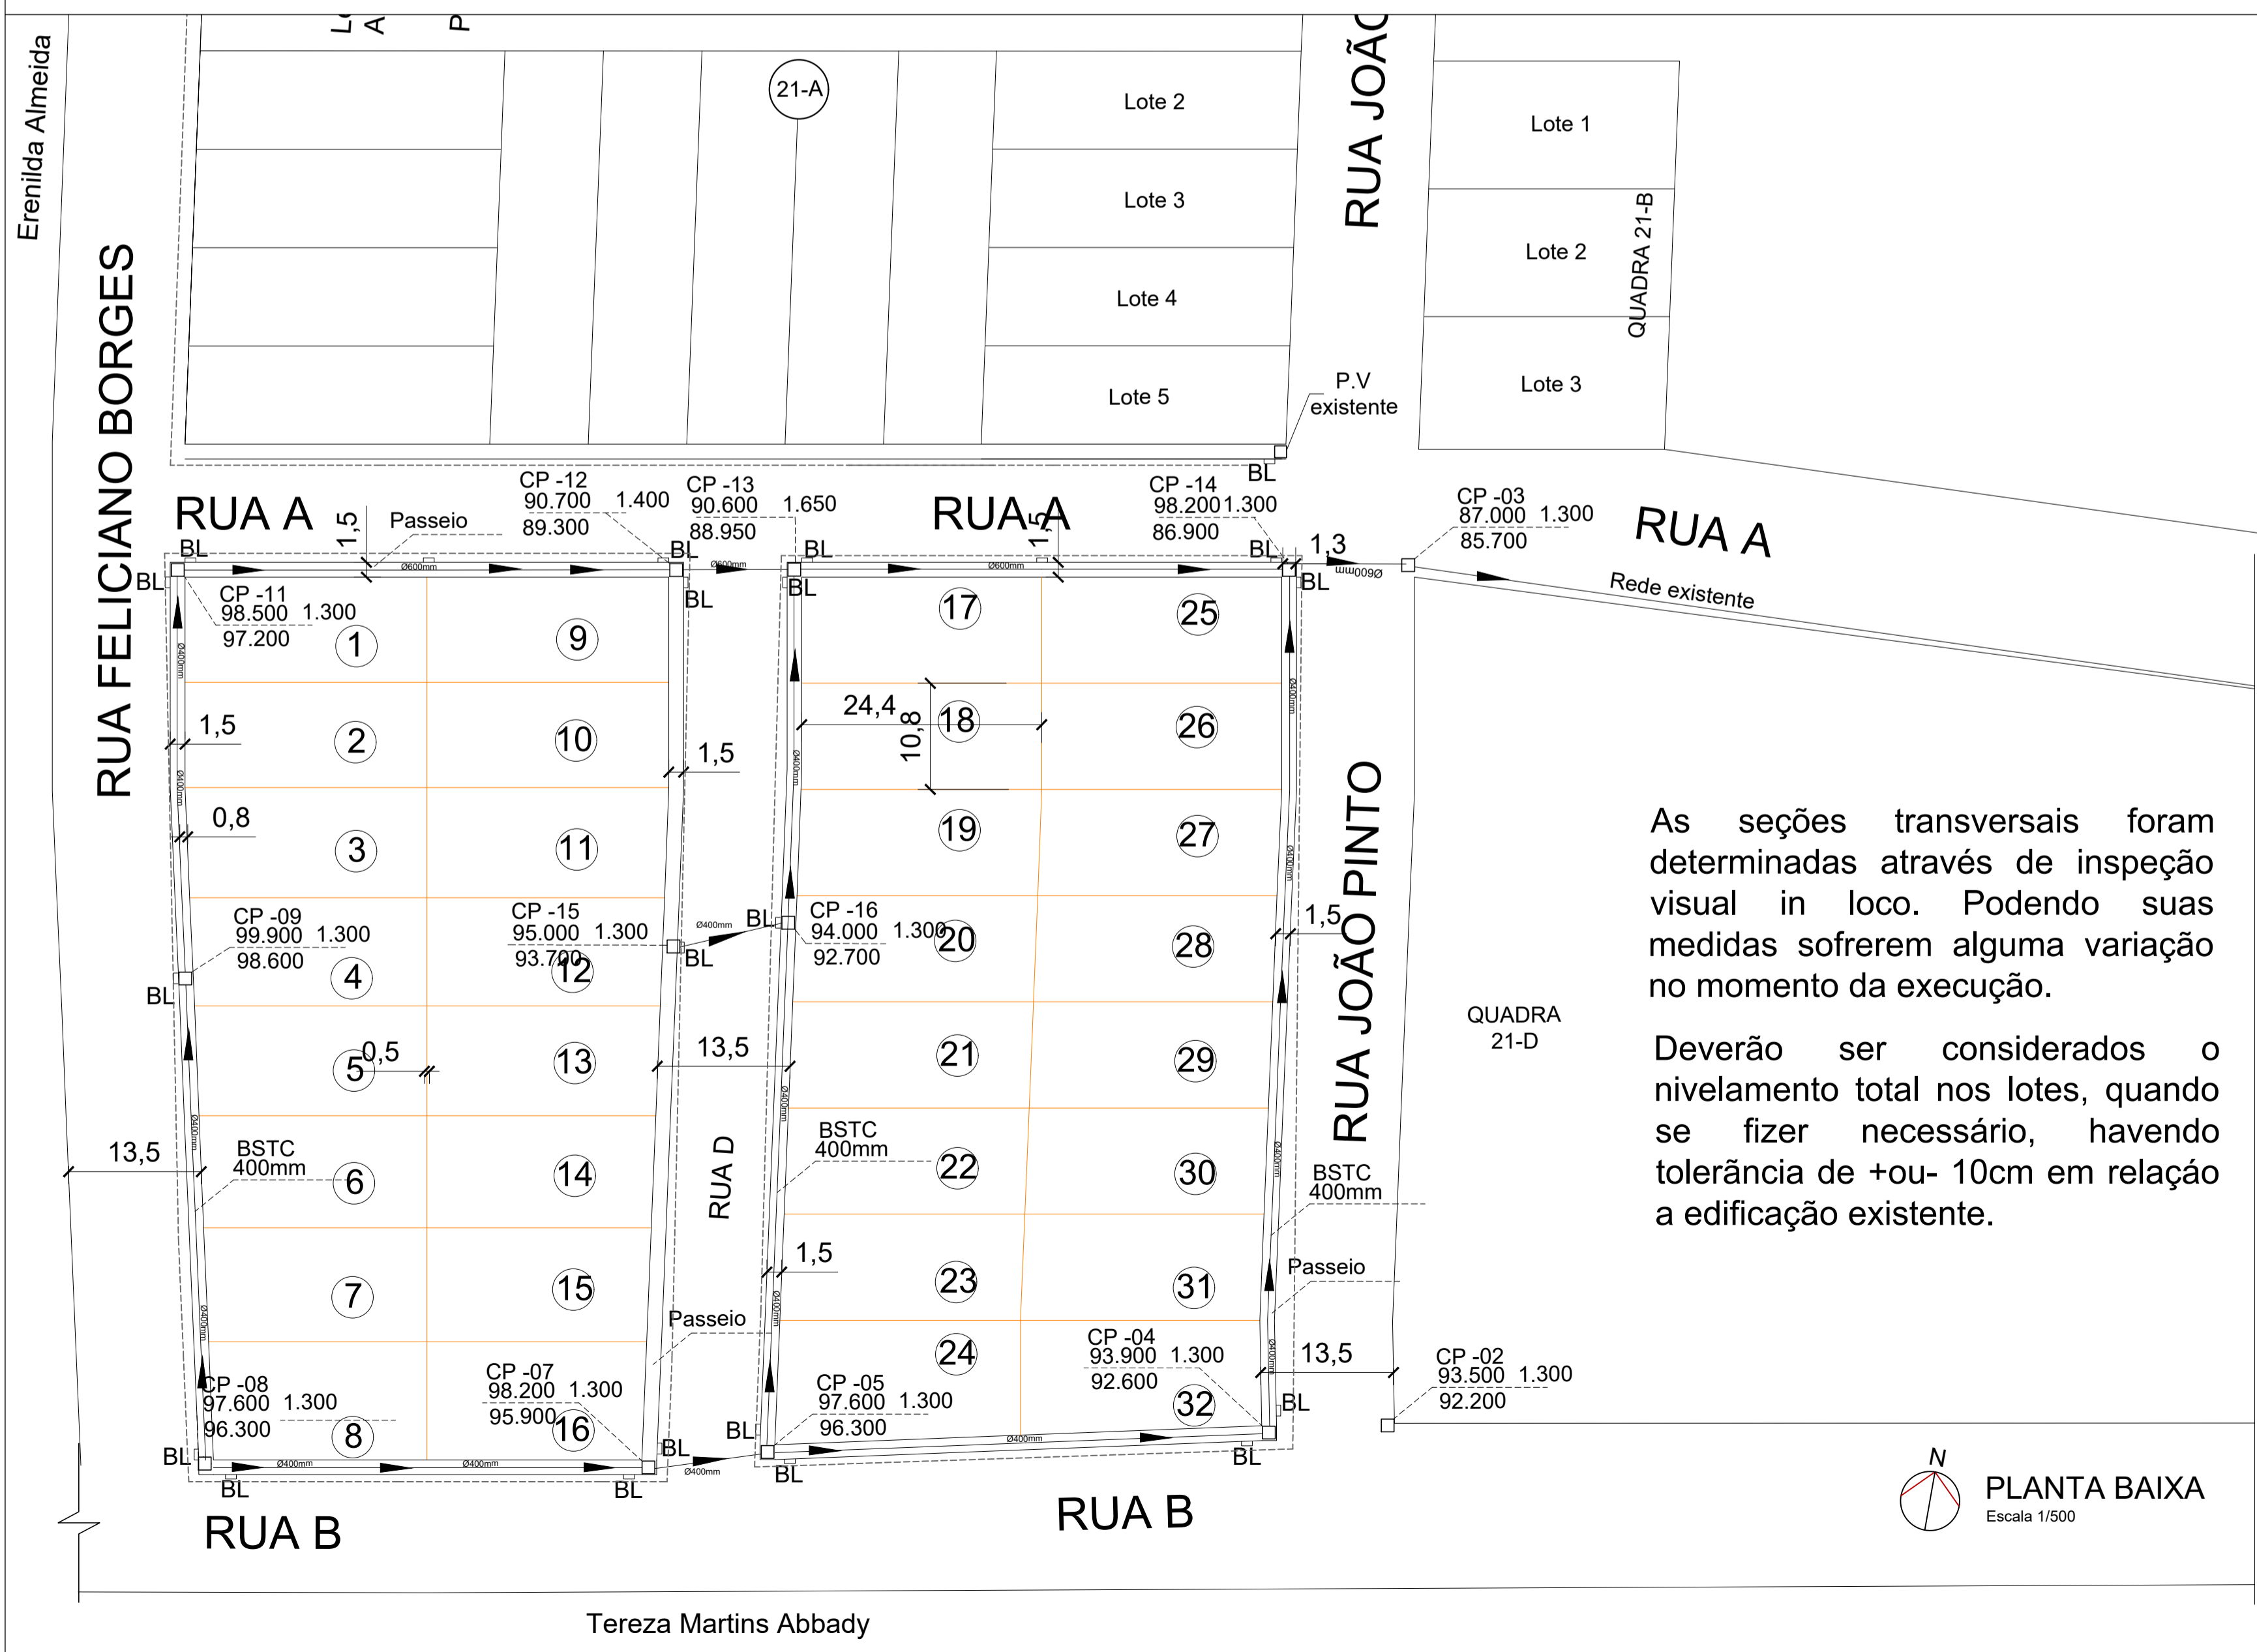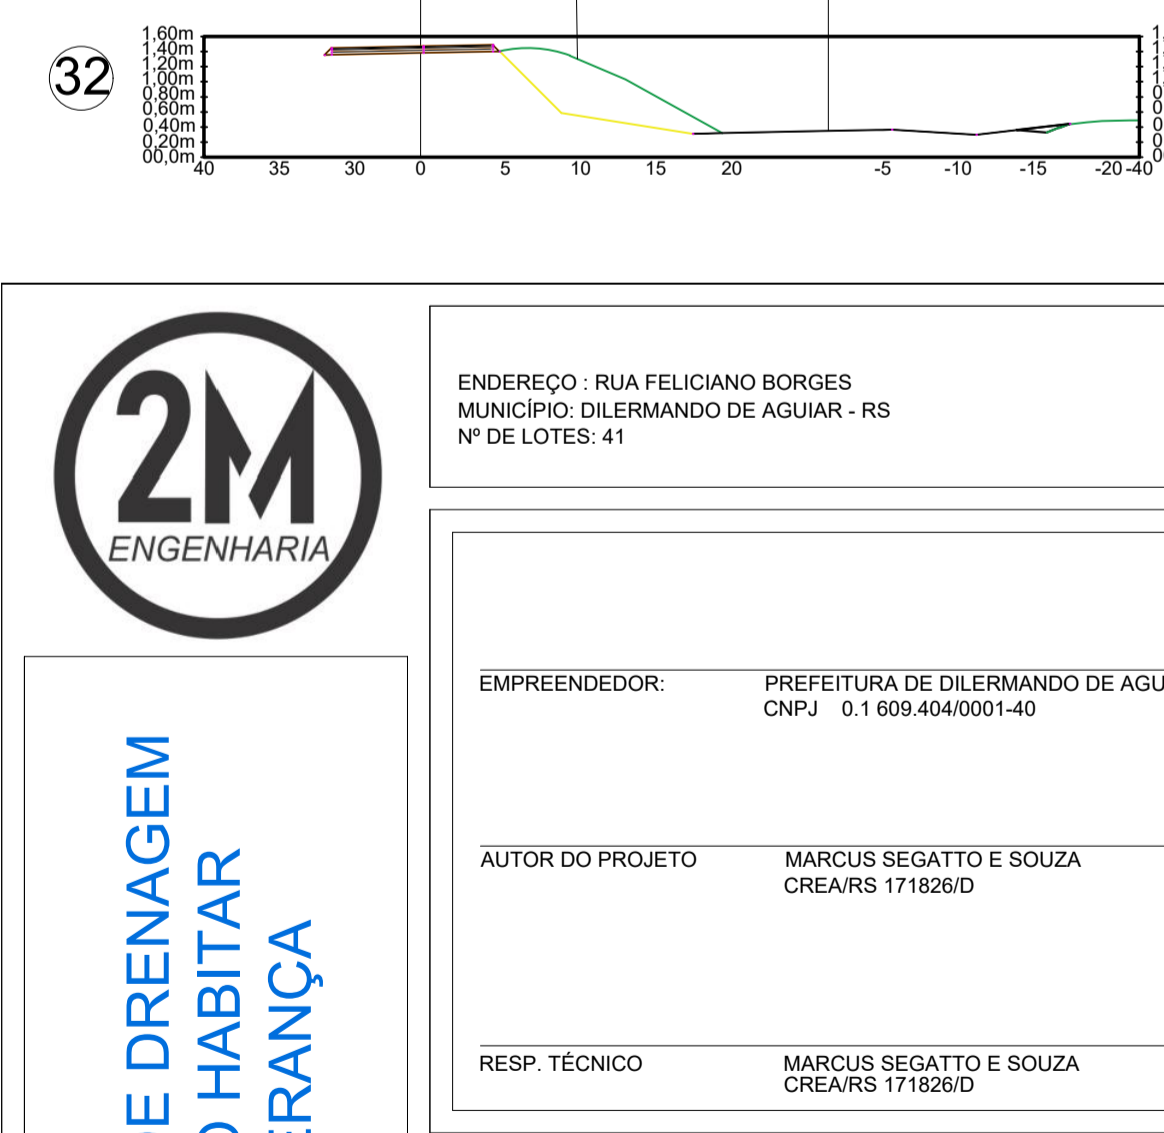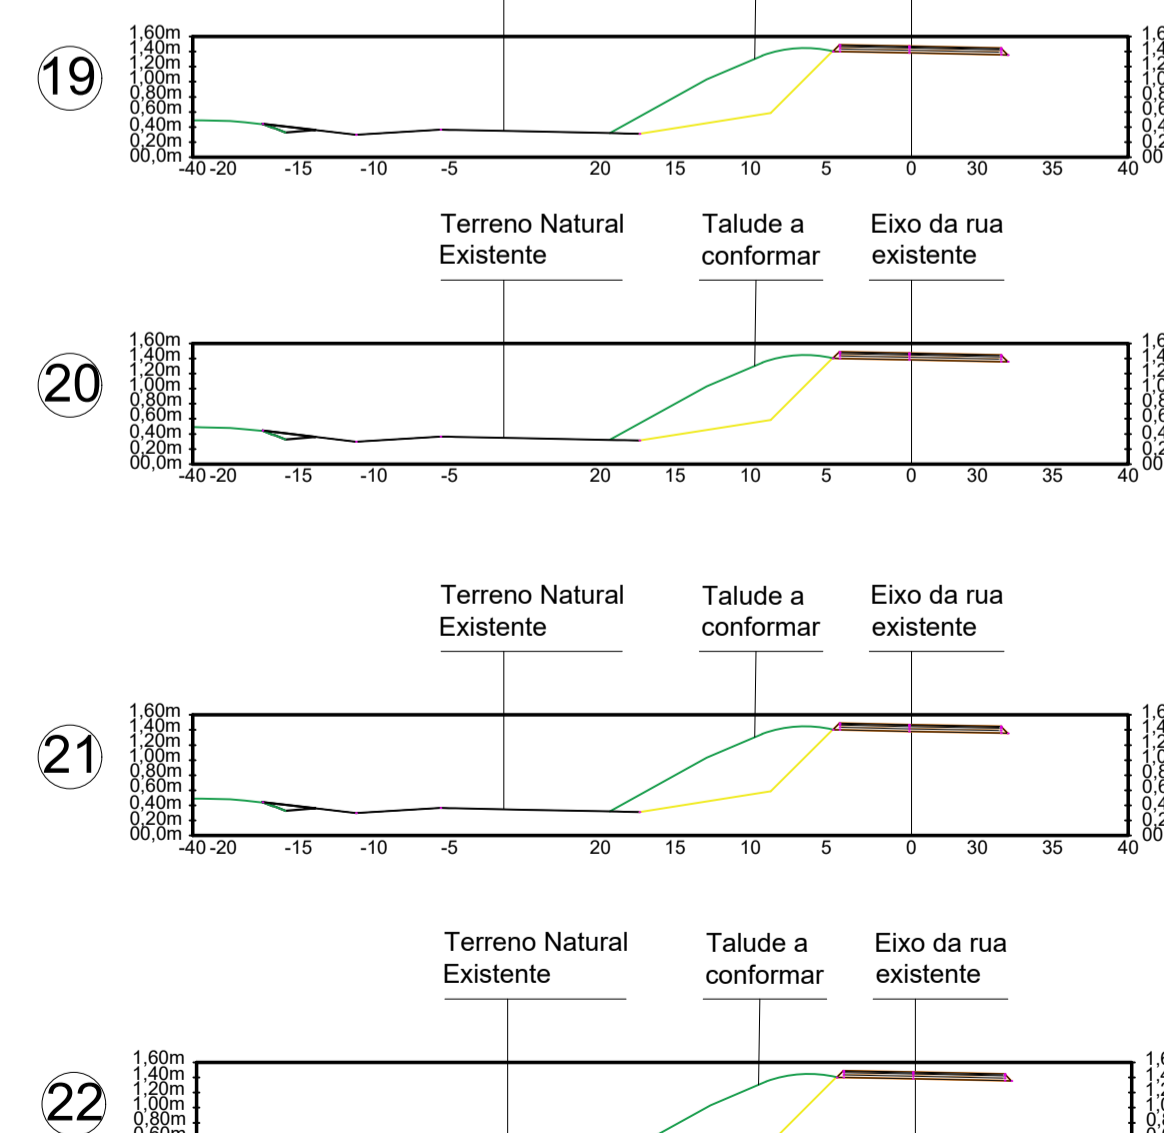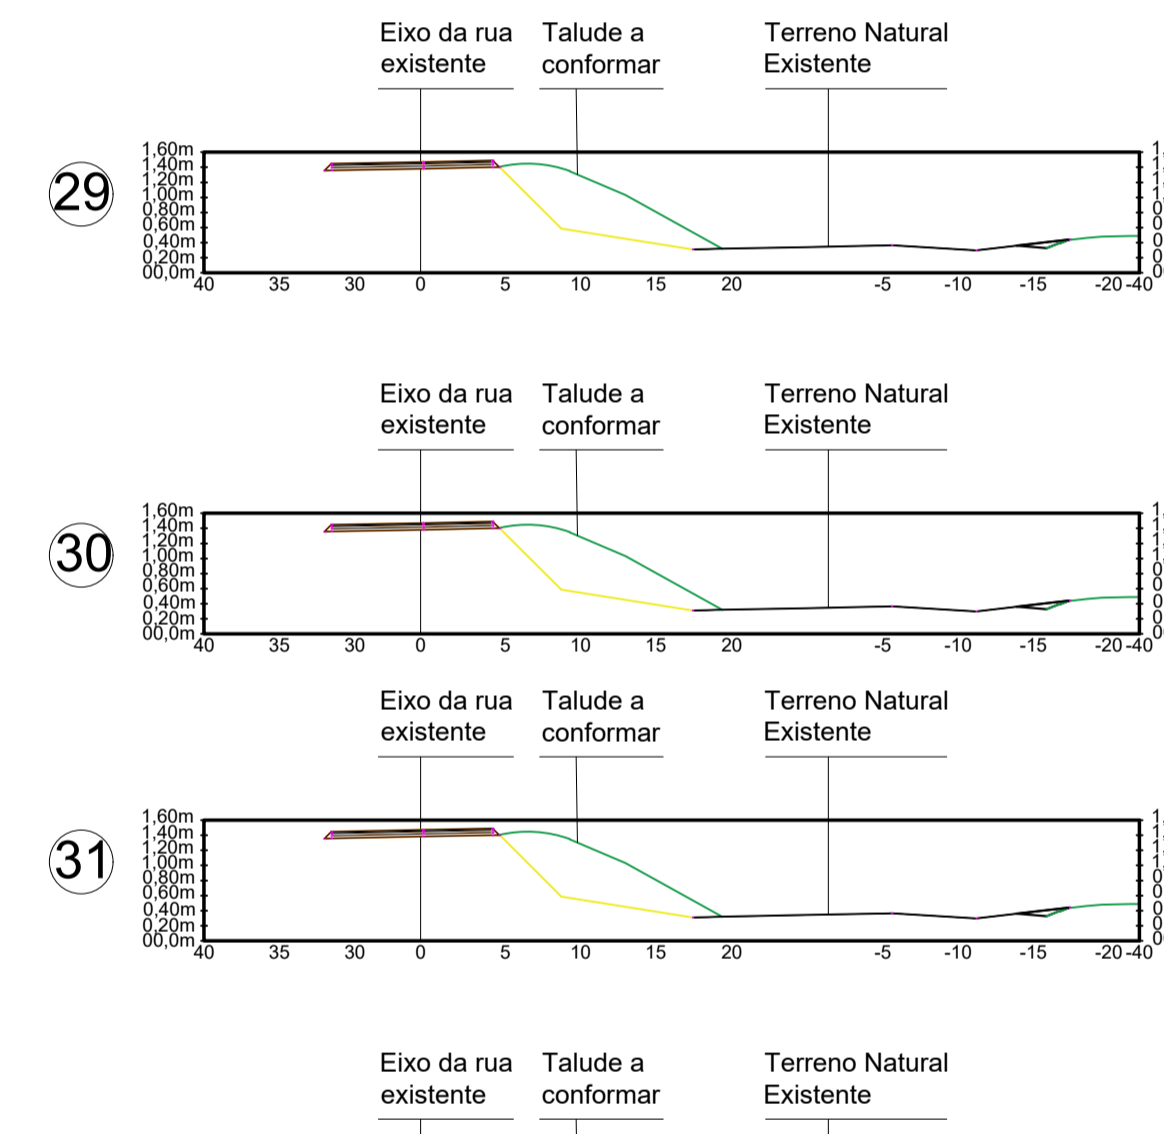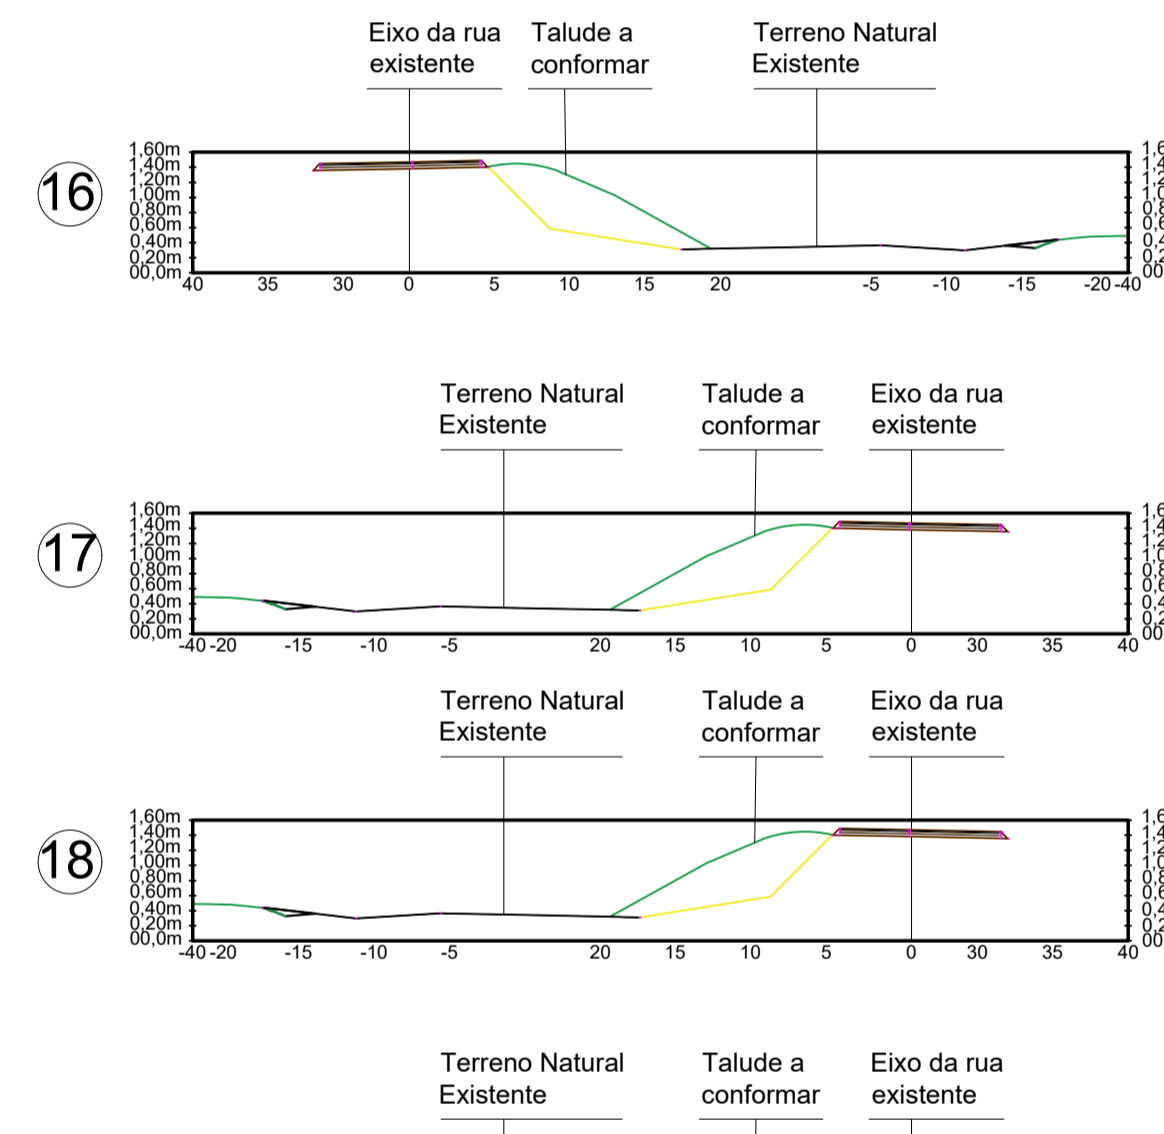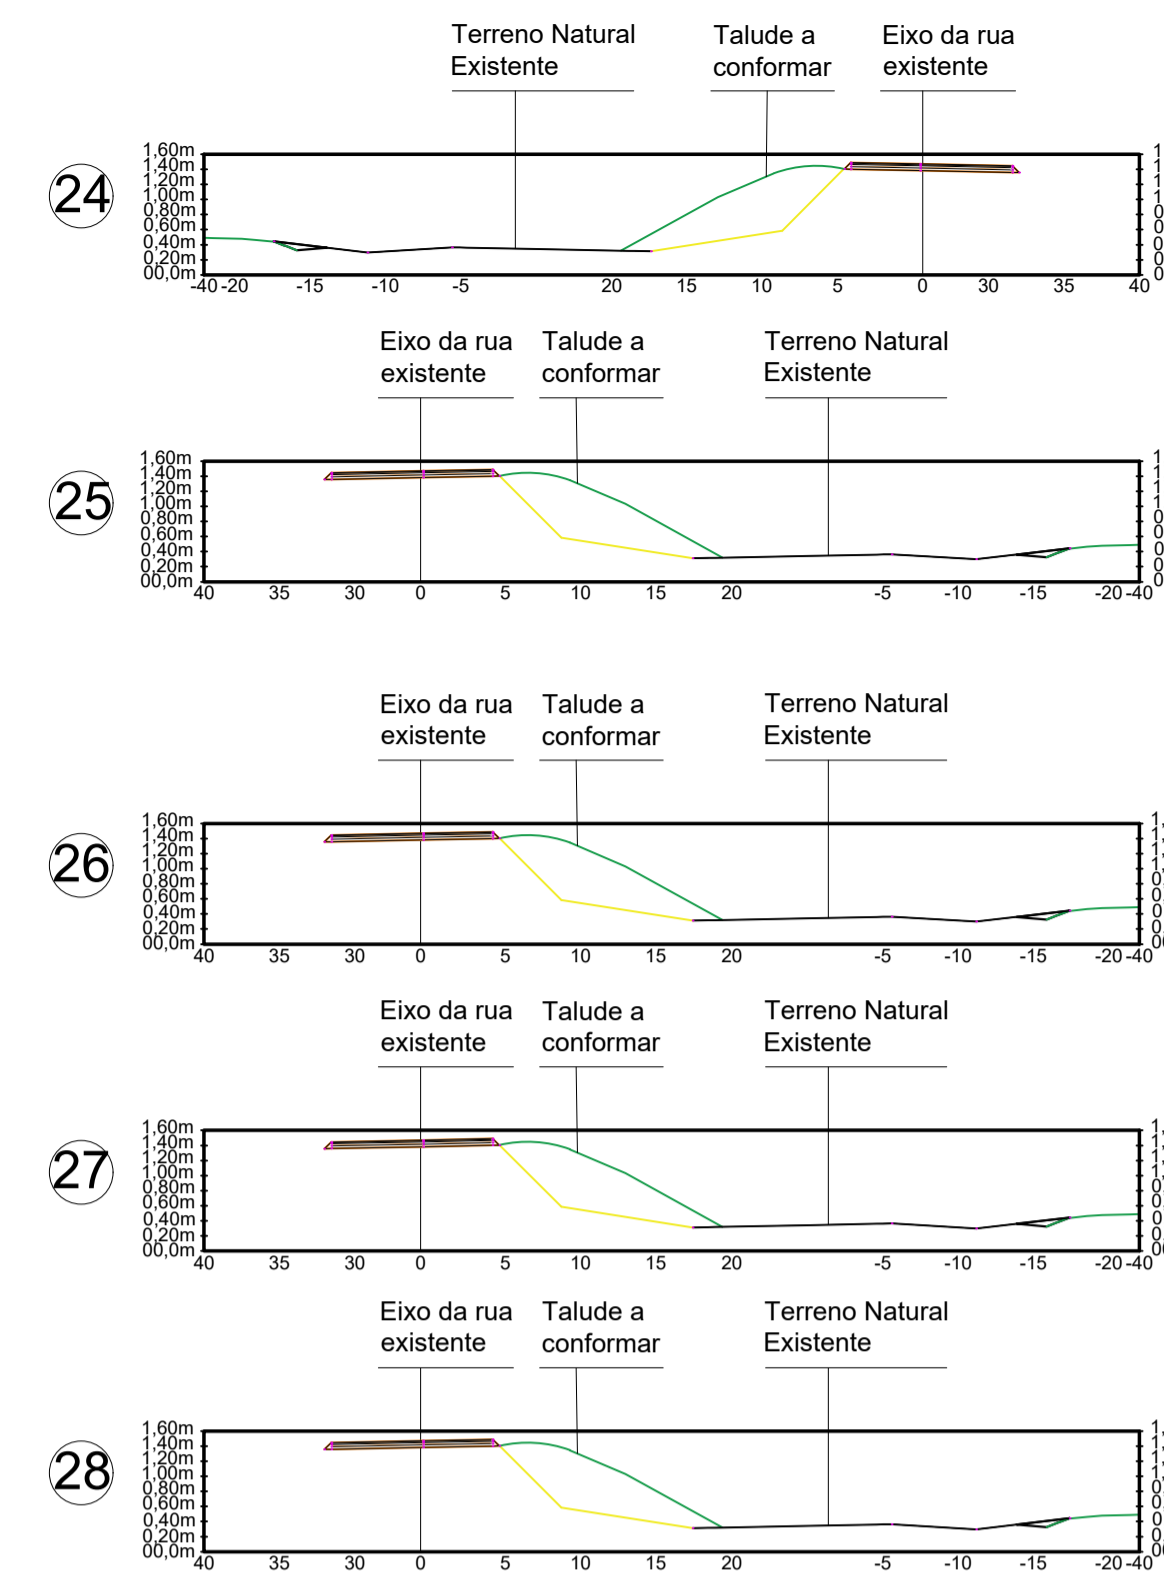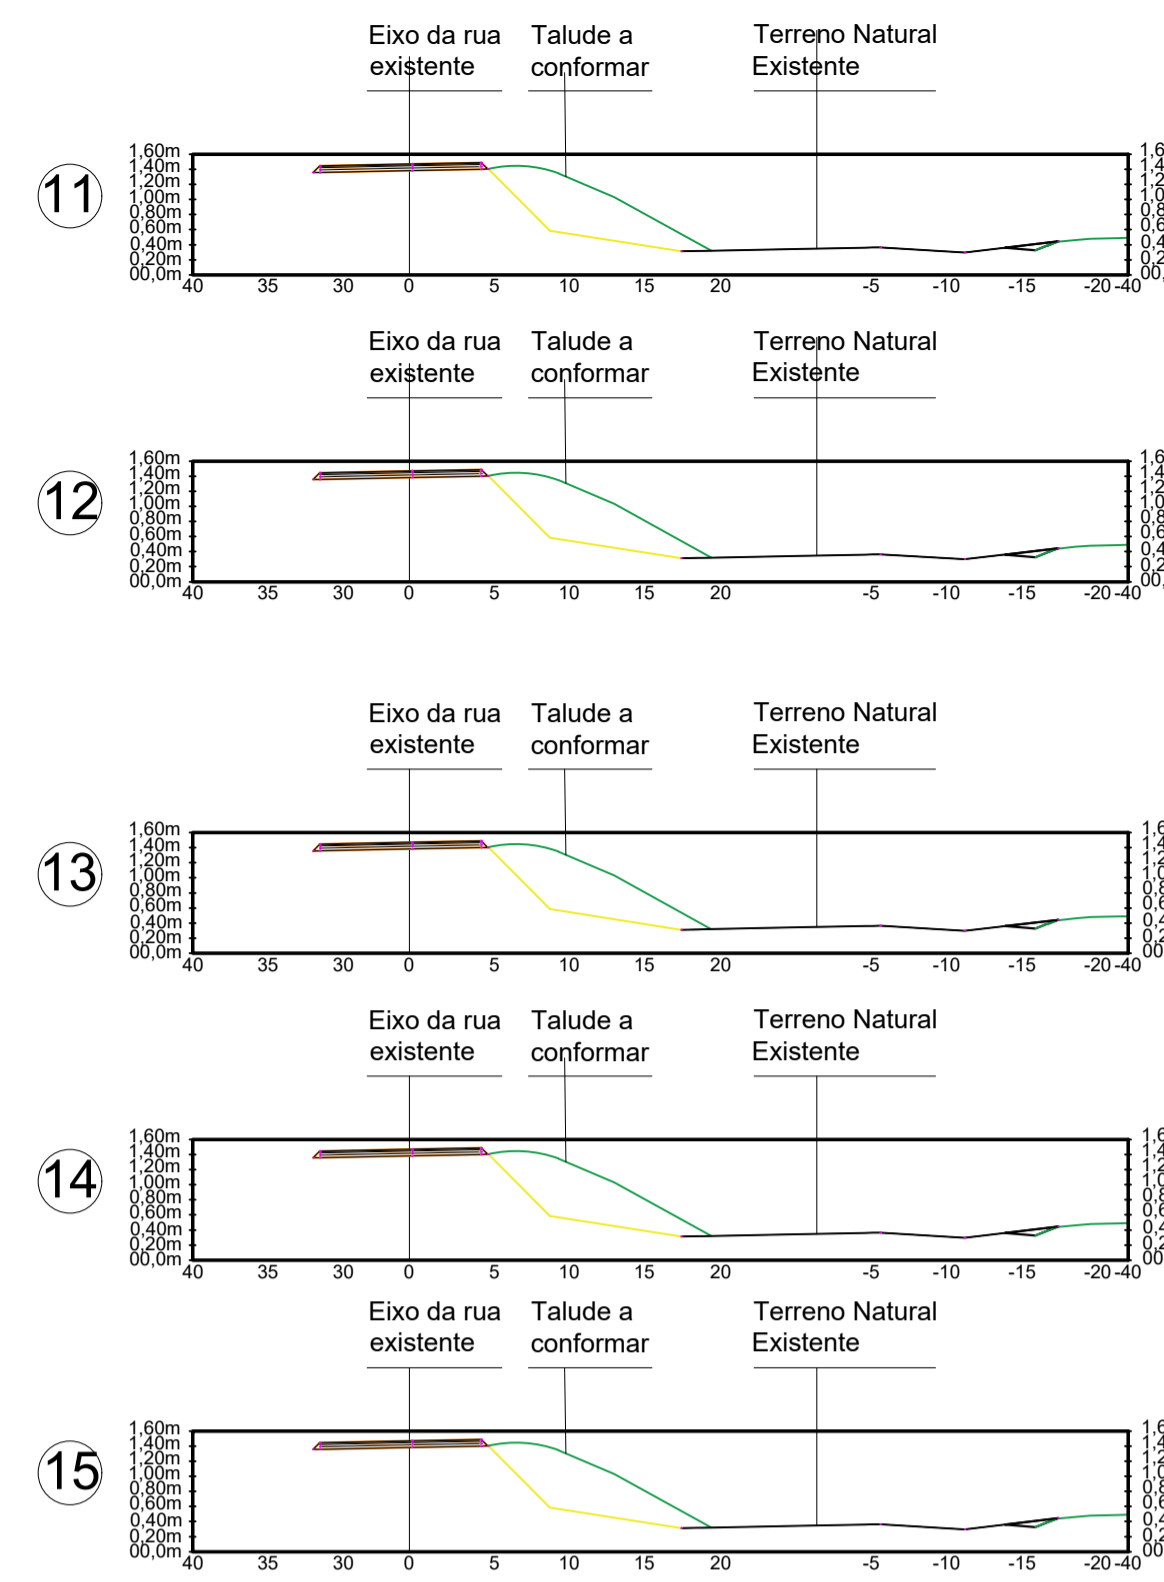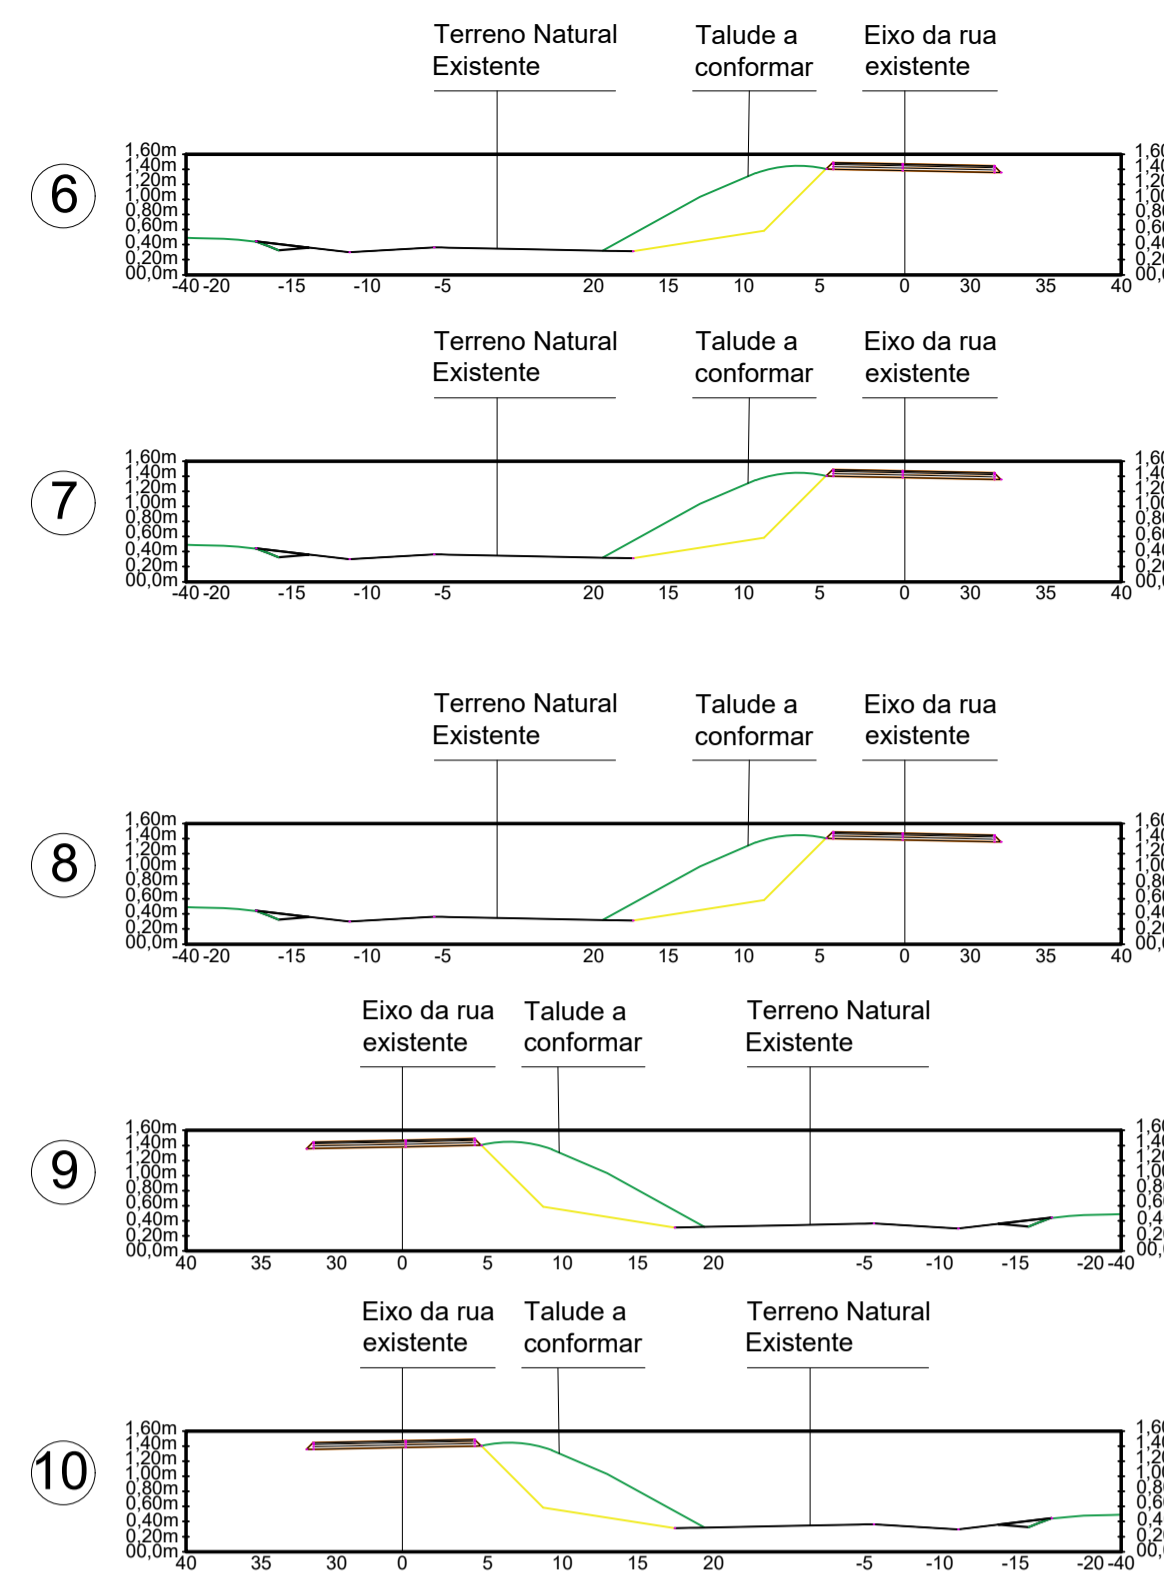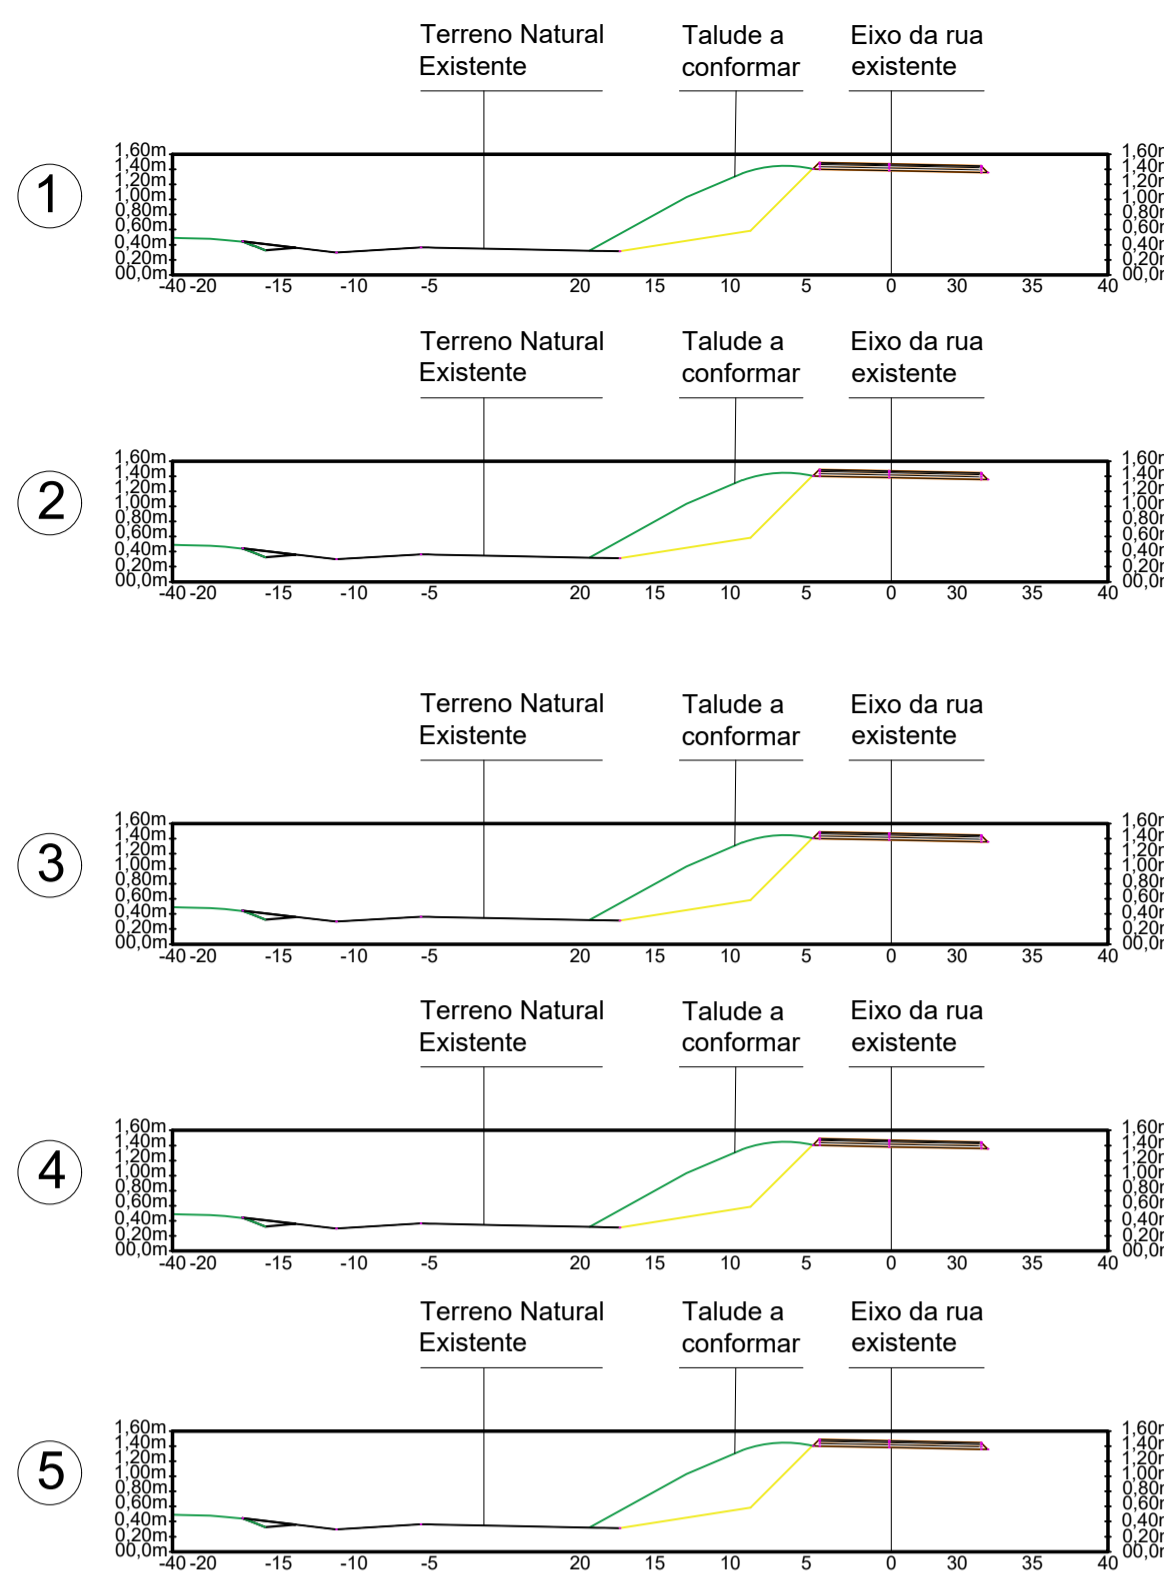

As seções transversais foram determinadas através de inspeção visual in loco. Podendo suas medidas sofrerem alguma variação no momento da execução.

Deverão ser considerados o nivelamento total nos lotes, quando se fizer necessário, havendo tolerância de +ou- 10cm em relação a edificação existente.

PLANTA BAIXA
Escala 1/500

Tereza Martins Abbady



ENDEREÇO : RUA FELICIANO BORGES
MUNICÍPIO: DILERMANDO DE AGUIAR - RS
Nº DE LOTES: 41

EMPREENDEDOR: PREFEITURA DE DILERMANDO DE AGUIAR
CNPJ 0.1.609.404/0001-40

AUTOR DO PROJETO MARCUS SEGATTO E SOUZA
CREA/RS 171826/D

RESP. TÉCNICO MARCUS SEGATTO E SOUZA
CREA/RS 171826/D

PLANTA BAIXA - TERRAPLANAGEM;
SEÇÕES

DESENHISTA MARCUS SEGATTO CREA/RS 171826/D	DATA MAIO/2018	ESCALA 1:500	02
--	-------------------	-----------------	----